


建筑	电气	景观	金结
水工	结构	给排水	

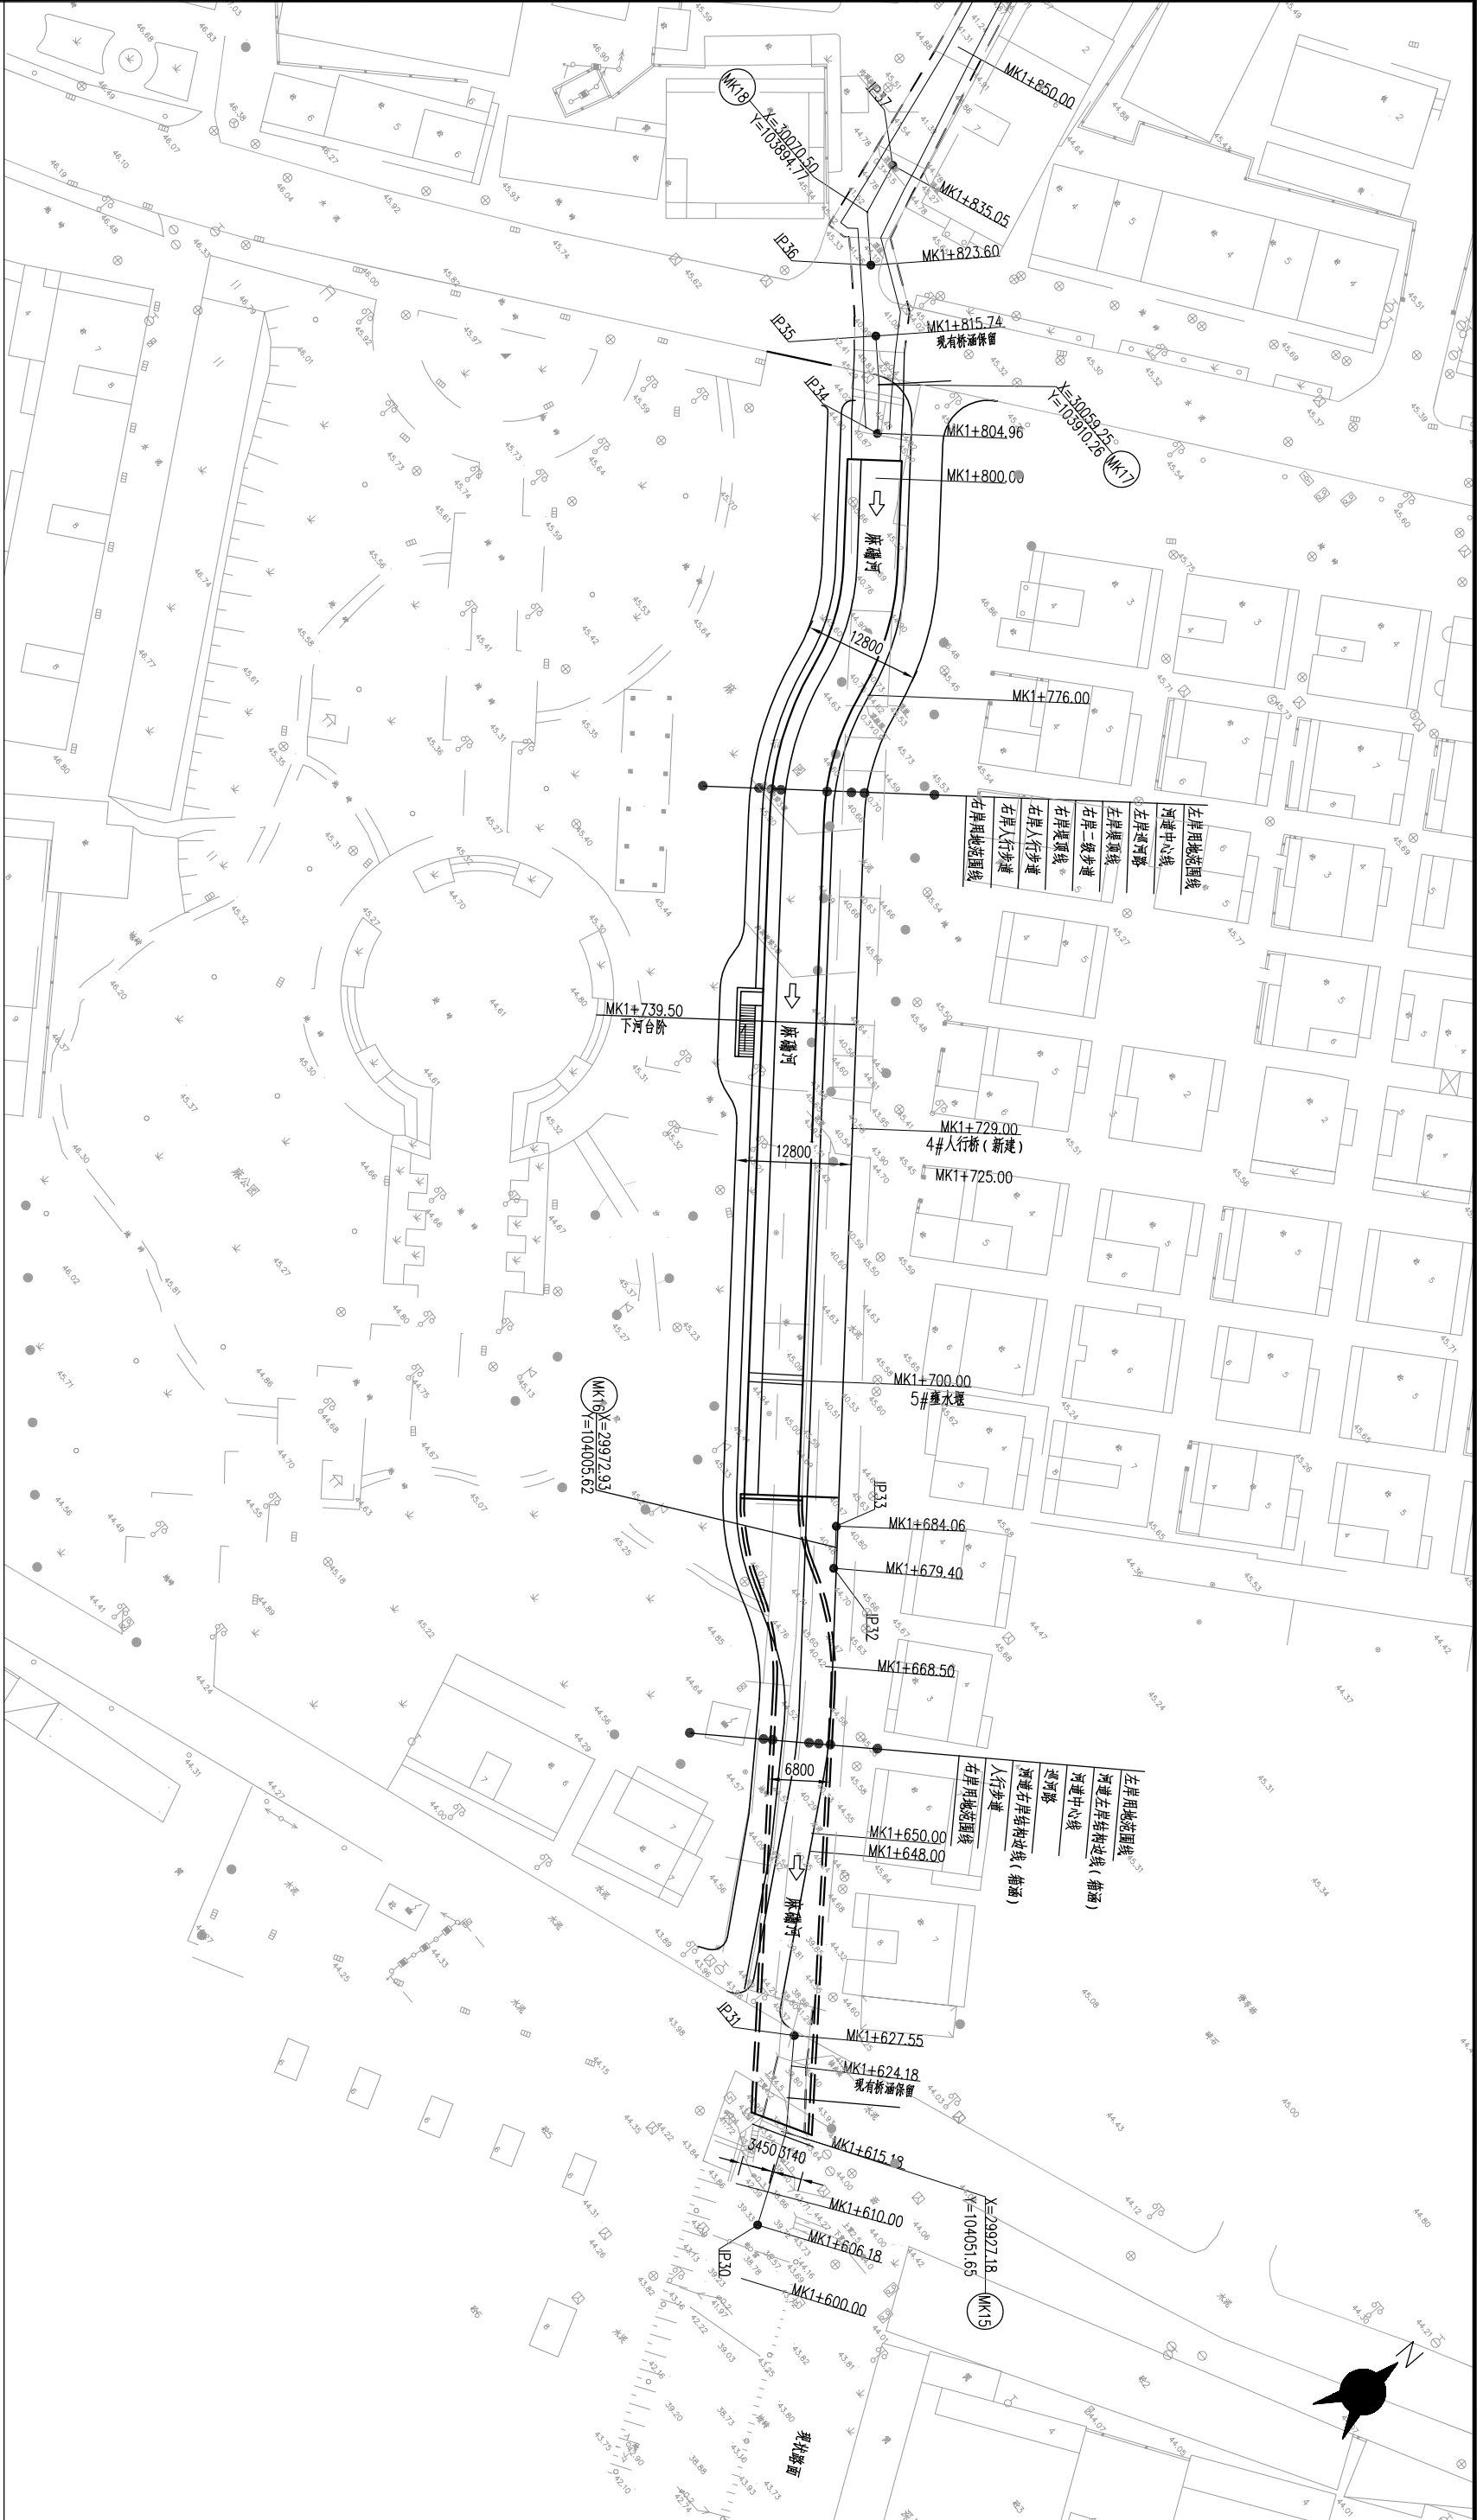

- 说明:
- 1、图中高程、桩号以米计, 其他单位以mm计。
  - 2、高程采用 1985 年黄海高程系, 坐标采用深圳坐标系。

		<b>深圳市水务规划设计院有限公司</b> Shenzhen Water Planning & Design Institute Co., Ltd.	
		麻柳河流域 综合整治工程	施工图设计 水工部分
批准		图号 MKH-SG-GYD-PM-01	日期 2018.11
审核			
项目负责			
设计/制图			
项目编号	20160888		

公园段河道平面布置图